


PLANTA BAIXA - SANIT. PNE

ESCALA 1:25

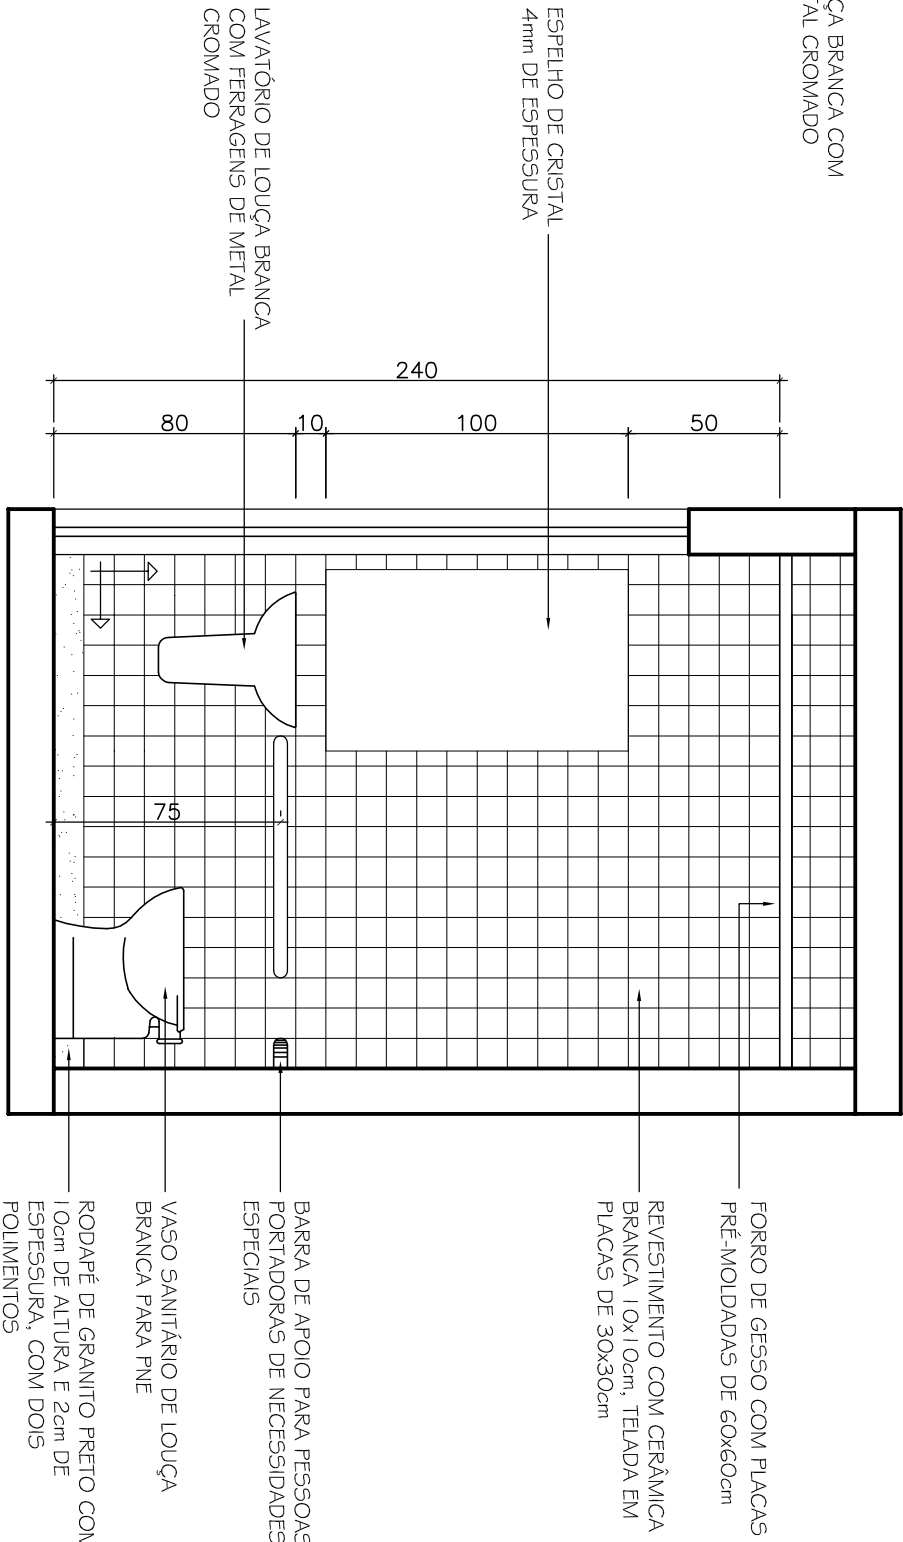

CORTE E-E' - SANIT. PNE

ESCALA 1:25

LEGENDA:

INDICAÇÃO DE INÍCIO DE
ASSENTAMENTO DE REVESTIMENTO

NOTAS:

- COTAS EM CENTÍMETROS;
- CONFERIR MEDIDAS NO LOCAL DA OBRA.

GOVERNO DO ESTADO DO RIO DE JANEIRO

PROCURADORIA GERAL DO ESTADO

OBRA: PROCURADORIA REGIONAL DE NOVA FRIBURGO

ENDEREÇO: RUA DANTE LAGINESTRA, 49, CENTRO - NOVA FRIBURGO / RJ

TÍTULO: DET. SANITÁRIO PNE

DATA: MAI/2017
REVISÃO:

FOLHA:
15/23