



CORTE EE' - SANIT. FEM. / PNE 7º PAV.

ESCALA 1:25

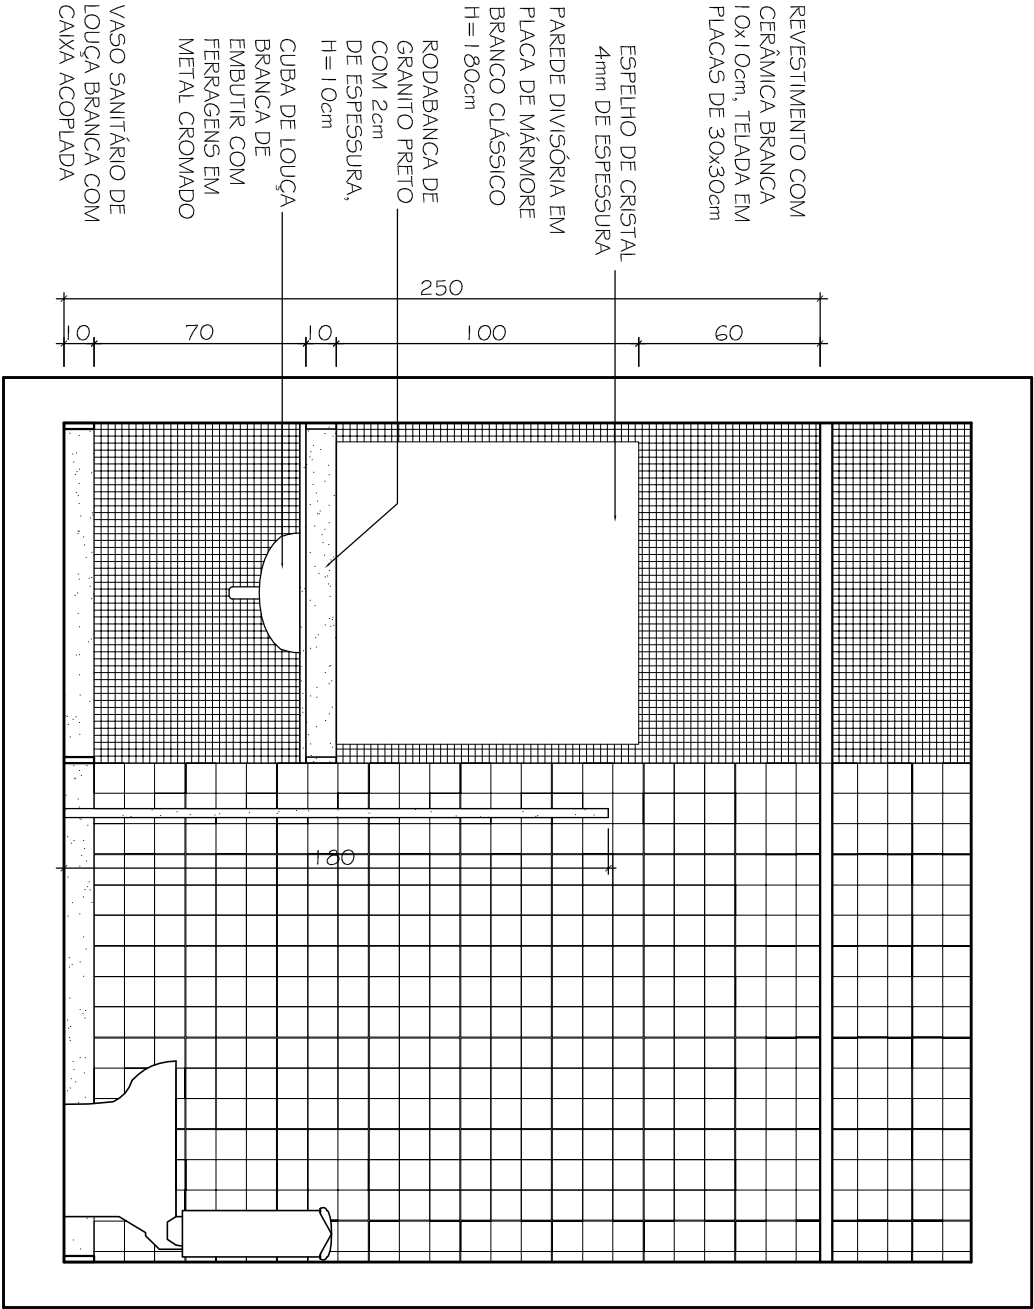


CORTE FF' - SANIT. FEM. / PNE 7º PAV.

ESCALA 1:25

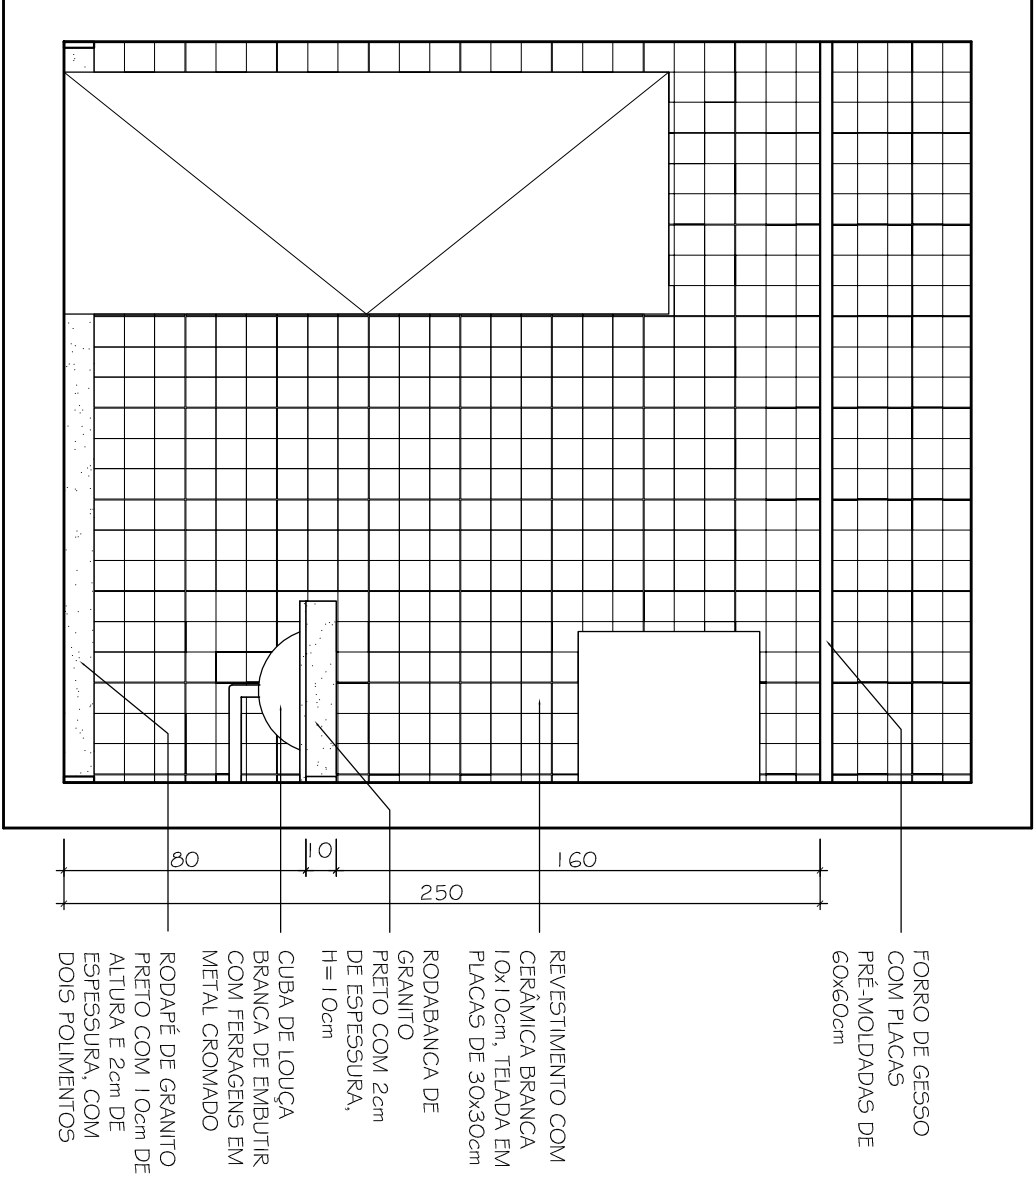

CORTE GG' - SANIT. FEM. / PNE 7º PAV.

ESCALA 1:25

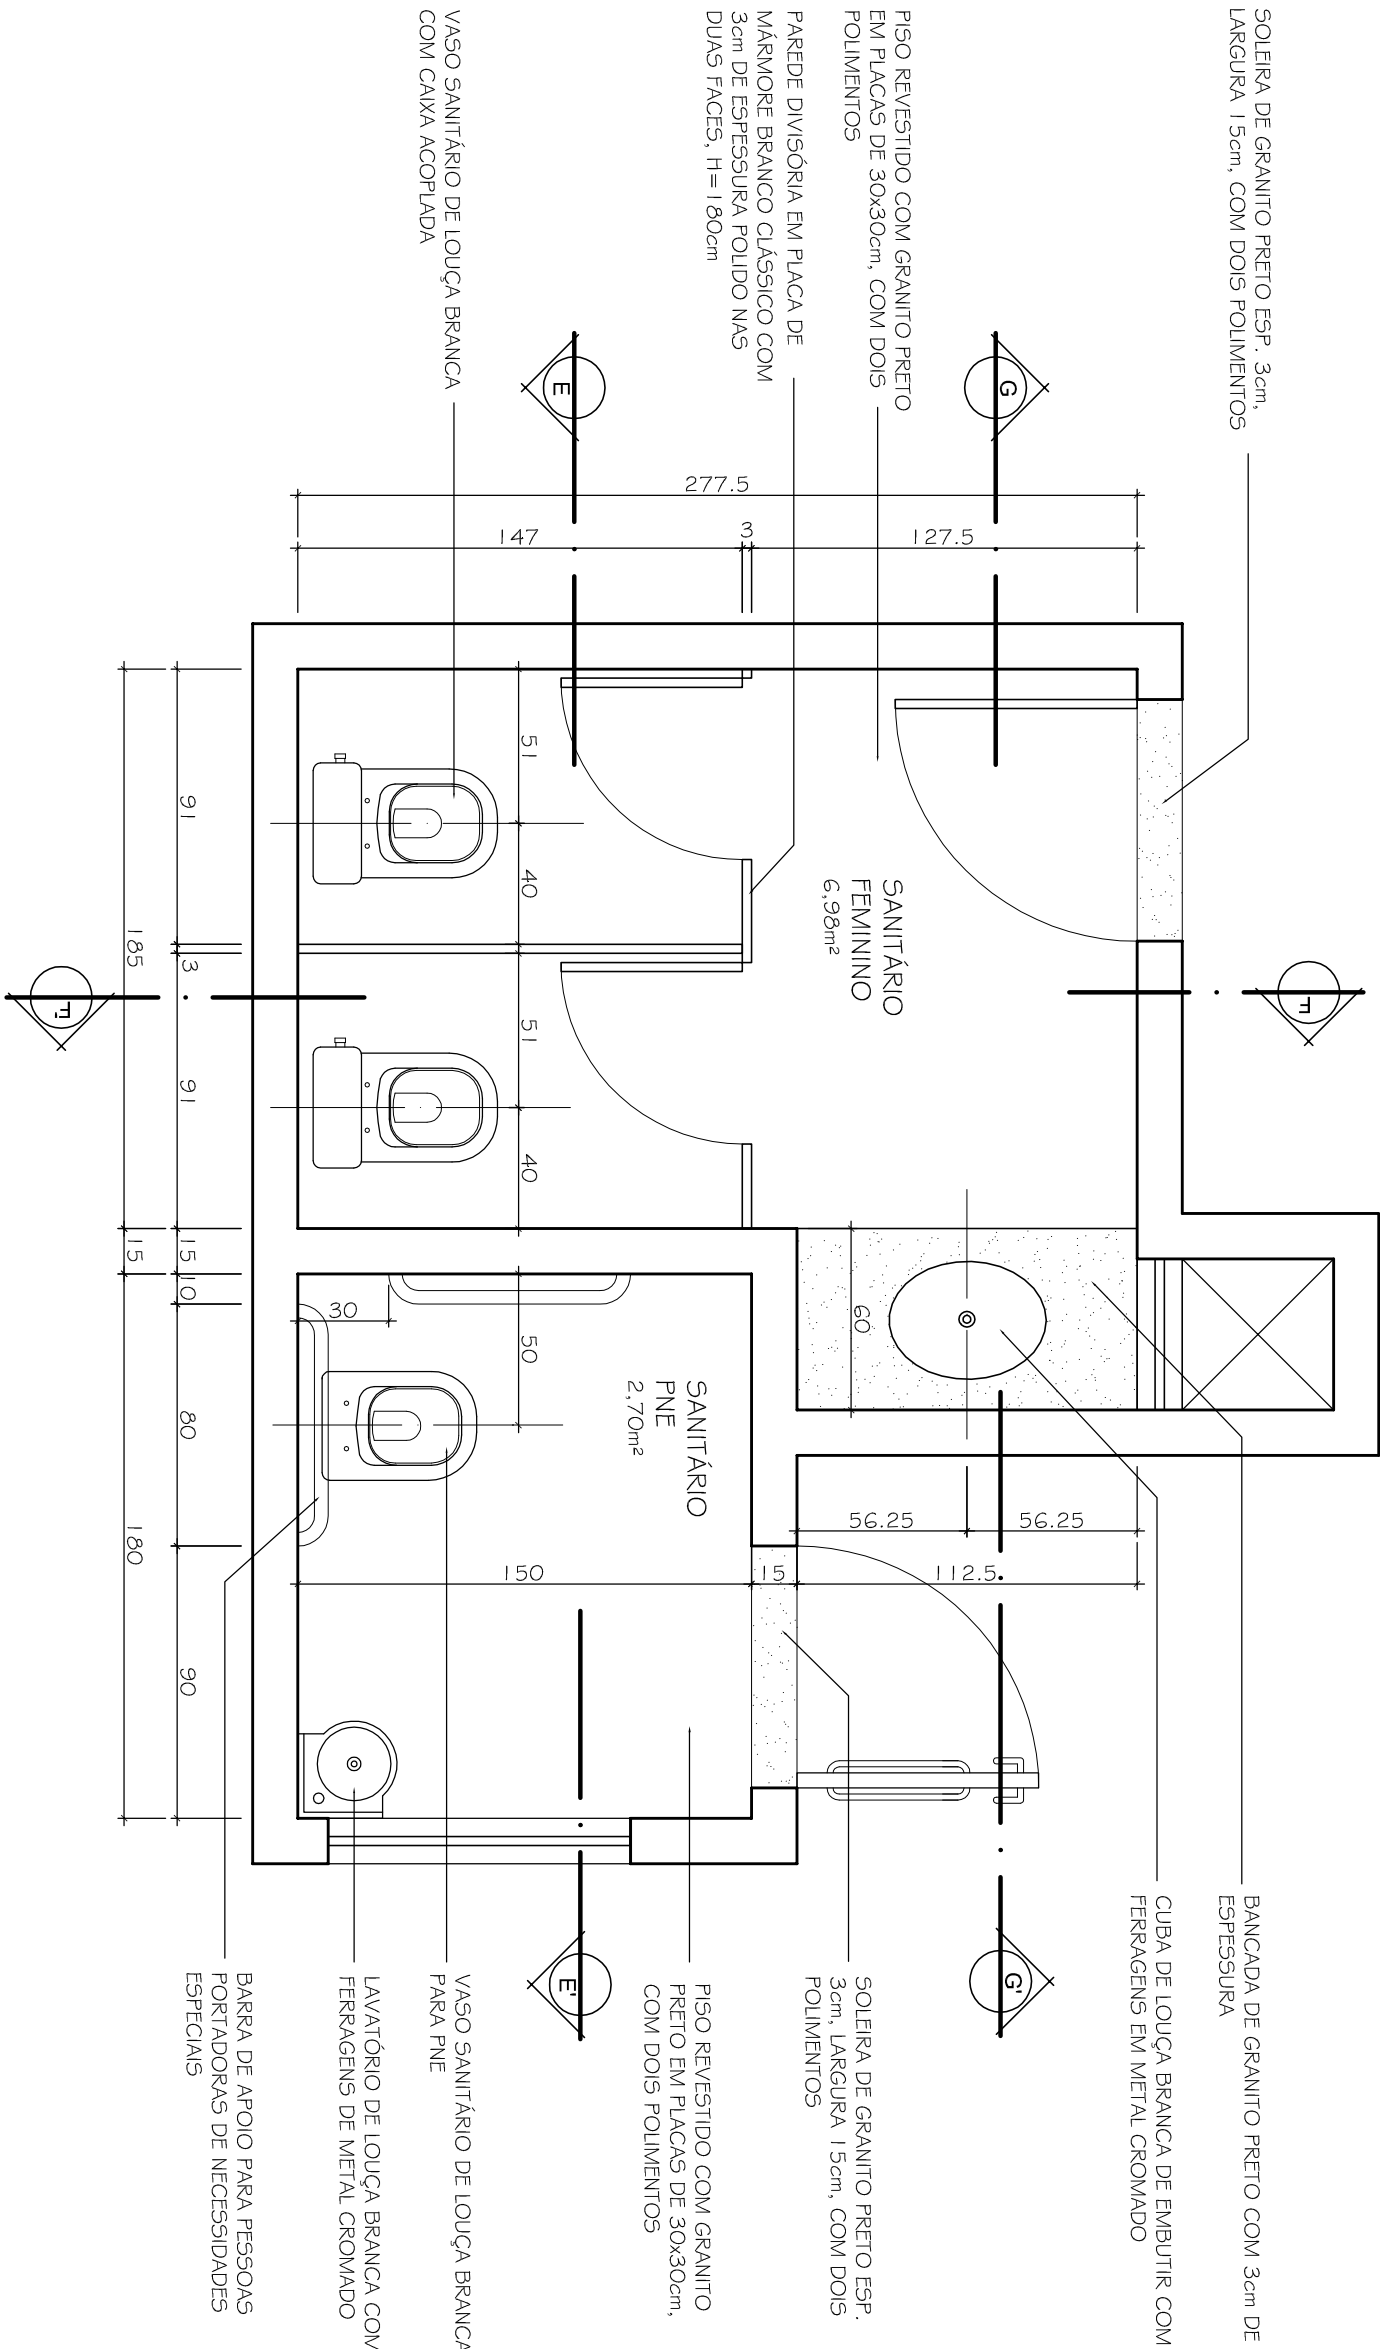

PLANTA BAIXA - SANIT. FEM. / PNE 7º PAV.

ESCALA 1:25

GOVERNO DO ESTADO DO RIO DE JANEIRO			
PROCURADORIA GERAL DO ESTADO			
PROJETO DE ARQUITETURA			
OBRA:	2ª PROCURADORIA REGIONAL		
ENCOMENDADOR:	DUQUE DE CAXIAS / RJ		
TÍTULO:	DETALHAMENTO DO SANITÁRIO FEMININO E PNE - 7º PAVIMENTO	DATA: ABR/2014	FOLHA: 05/15
REVISÃO:	28/04/14		